




PLANTA BAIXA - COBERTURA SEM ESCALA

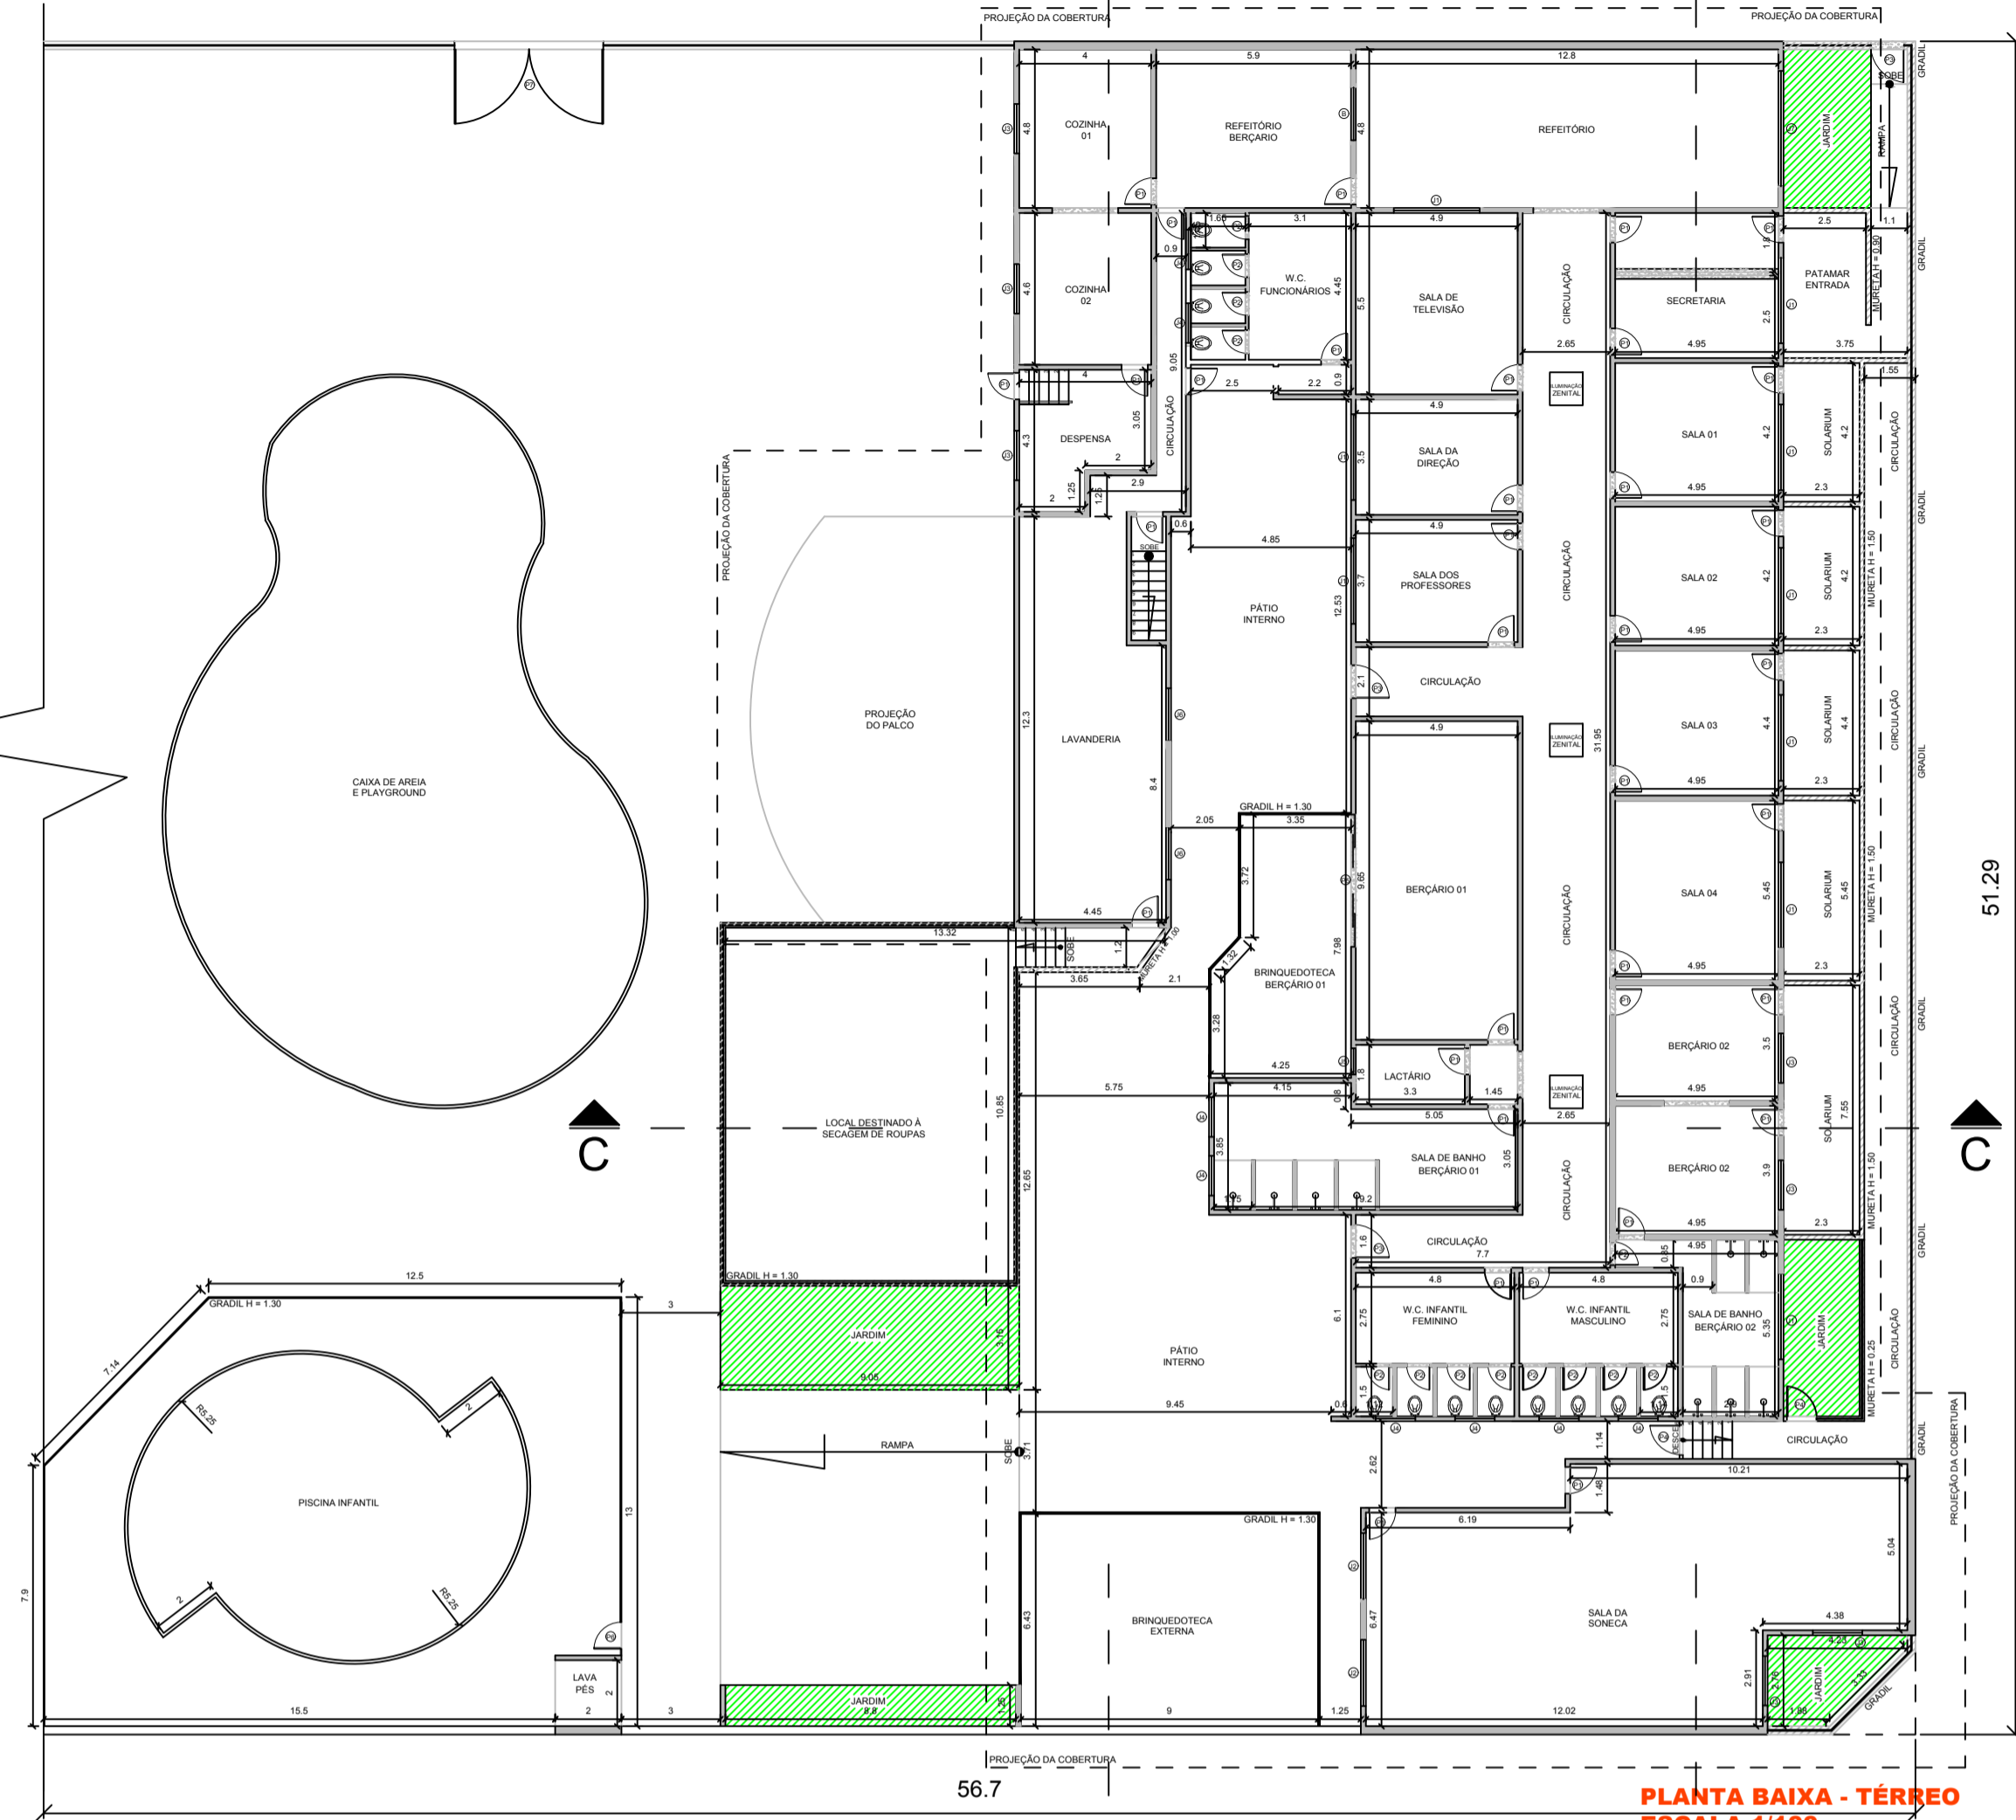


PLANTA BAIXA - TERRENO ESCALA 1/100

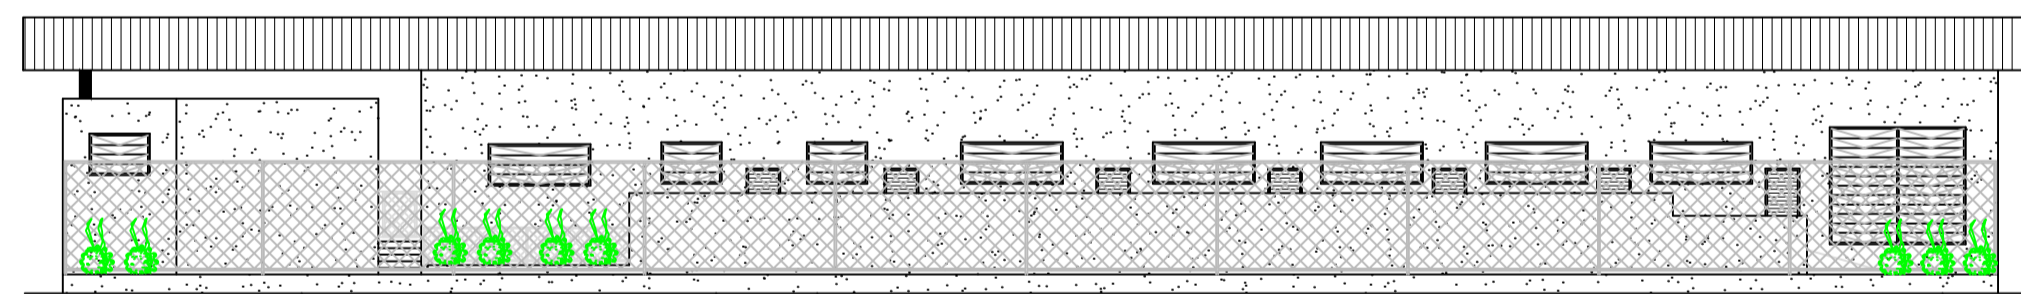


FACHADA ESCALA 1/100

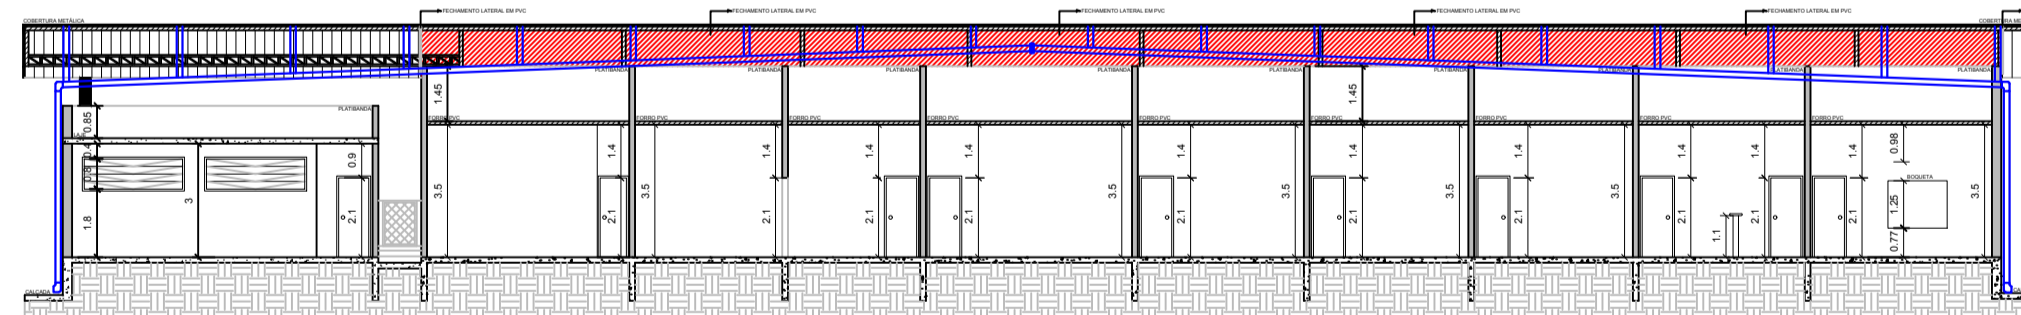


CORTE A A ESCALA 1/100

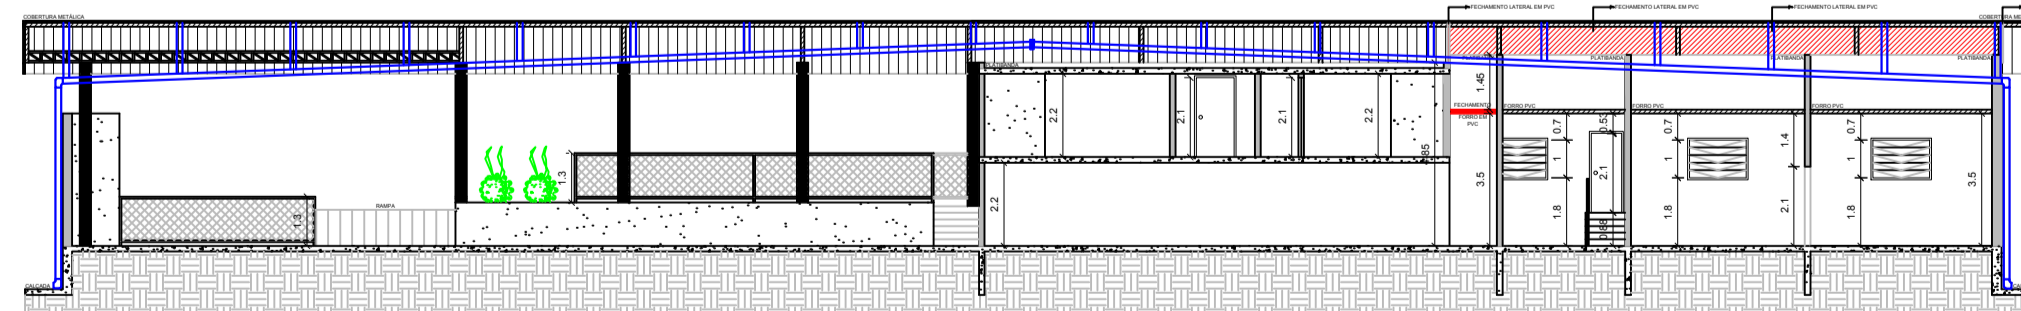

CORTE B B ESCALA 1/100

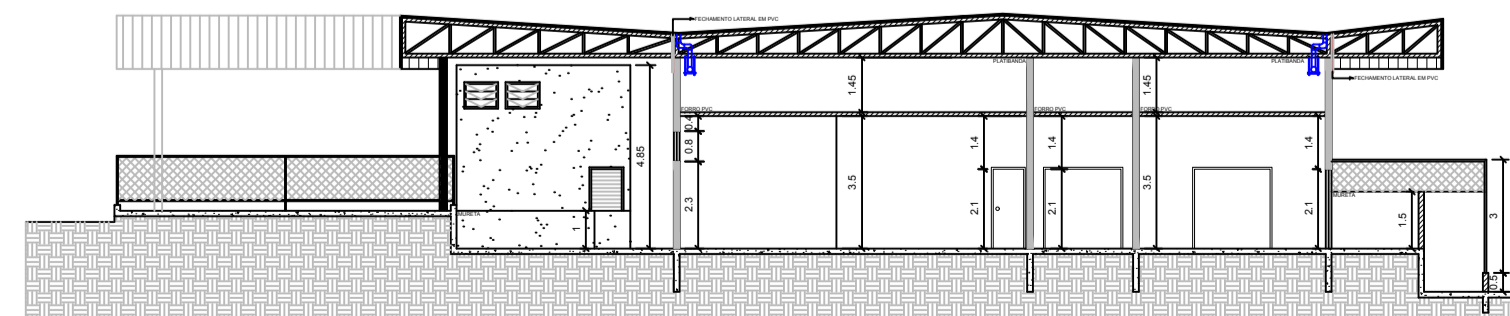

CORTE C C ESCALA 1/100

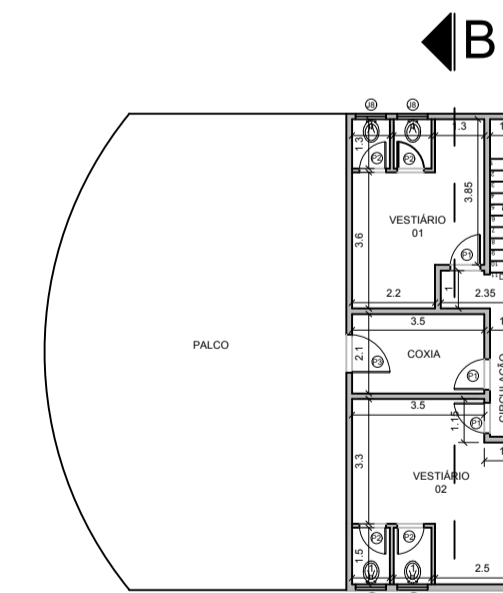

PLANTA BAIXA - SUPERIOR ESCALA 1/100

TABELA DE ESQUADRIAS

P1	0,80 X 2,10	J1	2,60 X 1,00 X 1,80
P2	0,70 X 2,10	J2	2,00 X 0,80 X 1,80
P3	1,00 X 2,10	J3	1,00 X 1,00 X 1,80
P4	0,80 X 1,20	J4	1,20 X 0,80 X 2,30
P5	4,00 X 2,10	J5	0,80 X 0,80 X 2,30
P6	0,80 X 1,20	J6	1,40 X 0,80 X 1,20
P7	4,00 X 3,00	J7	2,00 X 2,00 X 1,80
P8	0,80 X 0,80 X 1,80	J8	0,80 X 0,80 X 1,80
P9	1,50 X 1,20 X 0,77	J9	1,50 X 1,20 X 0,77

LEGENDA

- ESQUADRIA - AMPLIAÇÃO DO VÃO DA ESQUADRIA
- FORRO DE PVC SUBSTITUIÇÃO TOTAL DO FORRO
- FORRO DE PVC APENAS MANUTENÇÃO
- INDICA OS LUGARES ONDE SERÁ EXECUTADO O TROCENIMENTO DA TELA E FORRO DE PVC
- LARVA-ABRIGA DE CAPTAÇÃO DE ÁGUA PLUVIAL

Projeto Completo		Folha 01/02
PROJETO PARA REFORMA DO C. E. M. E. I. - GUILHERME FAVATI URBEM PREFEITURA MUNICIPAL DE CRAVINHOS PROPRIETÁRIO: VILA CLAUDIA RUA LUIS SARTORI, 155 ENDEREÇO: CRAVINHOS/SP CIDADE: CRAVINHOS/SP		
PROJETISTA: PREFEITURA MUNICIPAL DE CRAVINHOS AUTOR DO PROJETO: KELLY P. TELES CAETANO ARQUITETA URBANISTA		PROJEÇÃO: 1/100 DATA: 10/05/2017
TITULO: ESCOLA PAU TERRENO AREA: 2.900,16 M ² ESCOLA PAU TERRENO: 1.811,00 M ² PISCINA INFANTIL: 40,00 M ² AREA PISCINA LAV. PÉS: 31,31 M ² TOTAL CONSTRUÇÃO: 1.882,31 M ² TOTAL LÍQUIDA: 822,31 M ²		
OBSERVAÇÕES:		