

PLANTA BAIXA - MEDIDAS DE SEGURANÇA CONTRA INCÊNDIO  
 ESCALA 1:75


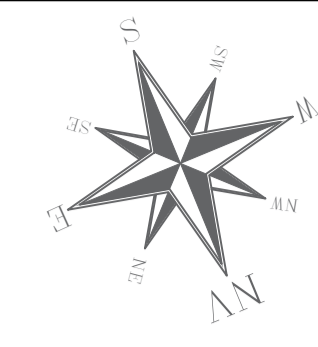


TABELA DE CONVENÇÕES

Legenda Bombeiros - Sinalização	
	Saída de Emergência - Ref. S1 - IT 20/2019
	Saída de Emergência - Ref. S2 - IT 20/2019
	Saída de Emergência - Ref. S6 - IT 20/2019
	Extintor de Incêndio - Ref. E5 - IT 20/2019
	Placa de Indicação dos Sistemas de Segurança existentes na edificação - Ref. M1 - IT 20/2019

Legenda Bombeiros - Extintores	
	Extintor manual de pó químico BC, capacidade 20B.C, 4,8 kg
	Extintor manual de pó químico ABC, capacidade 2A-20B.C, 4,8 kg

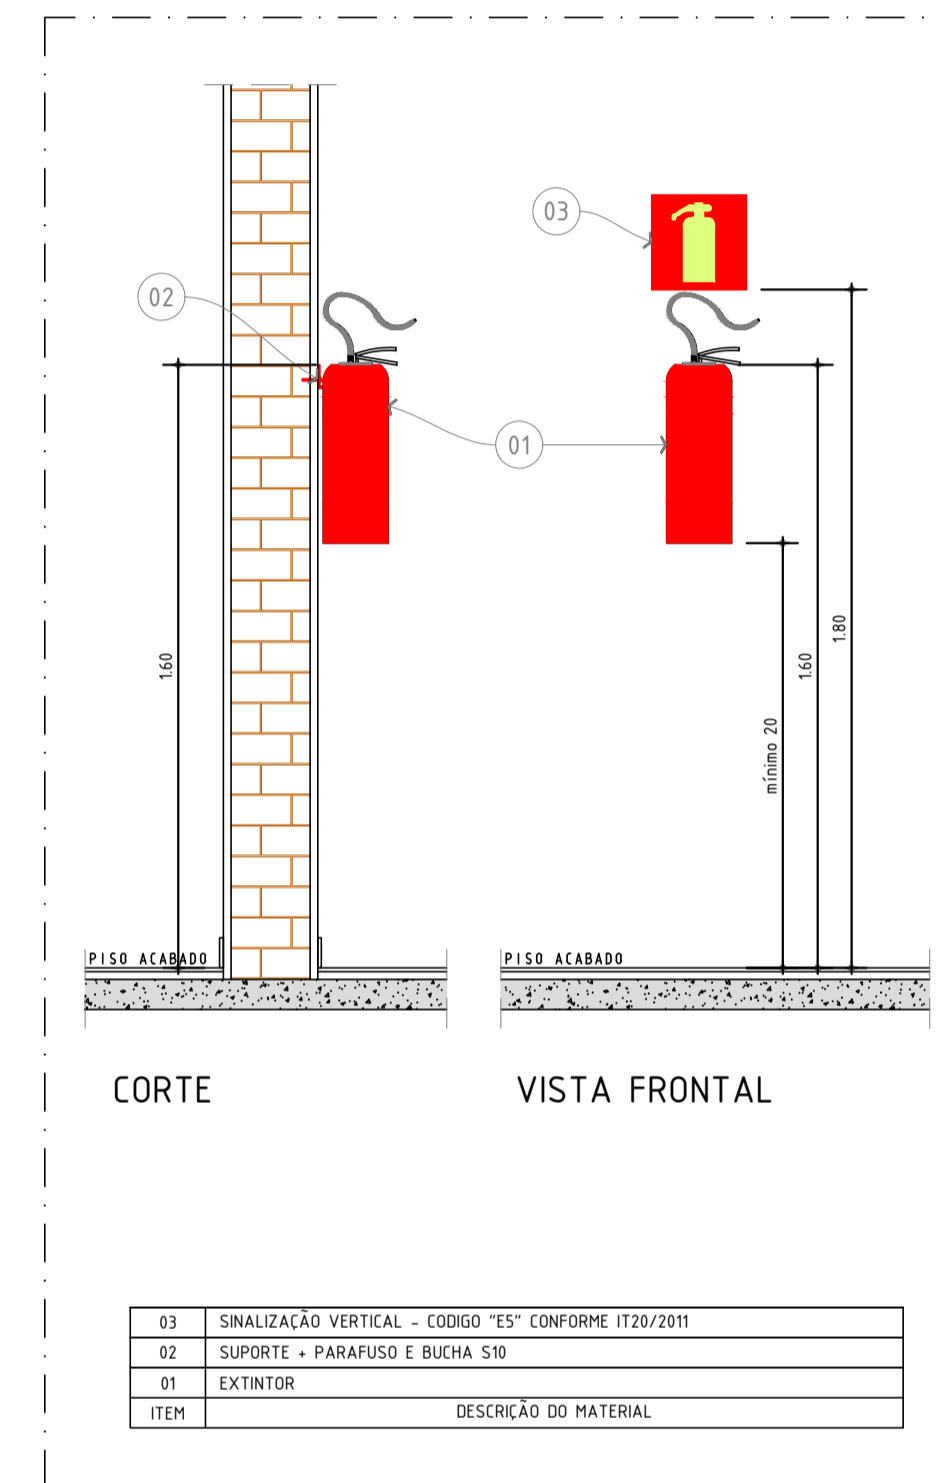

03	SINALIZAÇÃO VERTICAL - CÓDIGO "E5" CONFORME IT20/2011
02	SUPORTE - PARAFUSO E BUCHA S10
01	EXTINTOR
ITEM	DESCRIÇÃO DO MATERIAL

DET. TÍPICO EXTINTORES  
 ESCALA 1:20

**VERCESI CARABOLANTE**  
 ARQUITETURA

16 99705 6353  
 arquitetura@fernandocarabolante.com.br

RESPONSÁVEL TÉCNICO

APROVAÇÕES

EMPRESAMENTO		
Unidade de Reabilitação Físico-Motora		
LOCAL		01-01
Rua Cerqueira Cesar 51, Centro, Cravinhos - Matrícula 9.778 Cravinhos - SP		
ASSUNTO		IN-01-00.dwg
Projeto de Sistema de Segurança contra Incêndio		
RESPONSÁVEL TÉCNICO/AUTOR DO PROJETO		03/01/22
Fernando Brunhari Engenheiro Civil - CREA 5069703641		
DATA	ESCALA	FASE
03/01/22	Indicadas	00
PROJETO BÁSICO/EXECUTIVO		